

План 1 этажа.
М 1:100


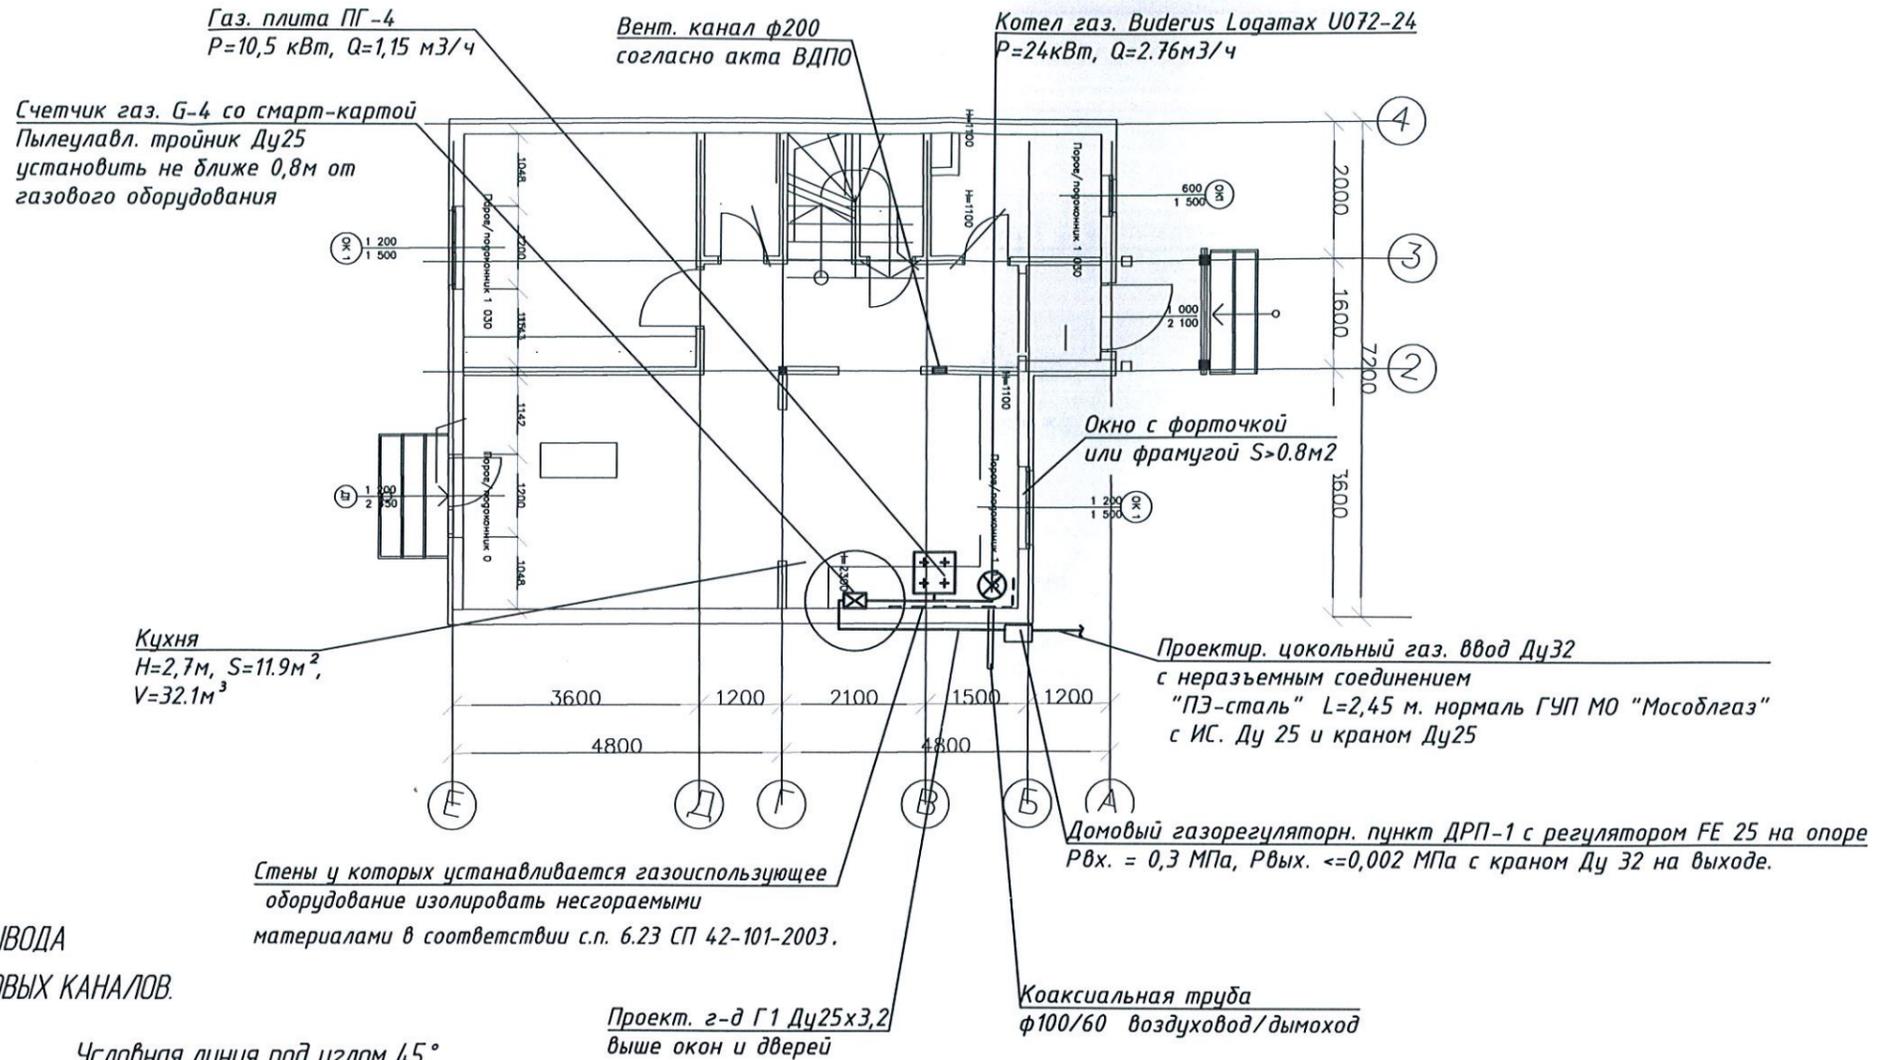


СХЕМА ВЫВОДА
ВЕНТИЛЯЦИОННЫХ И ДЫМОВЫХ КАНАЛОВ.

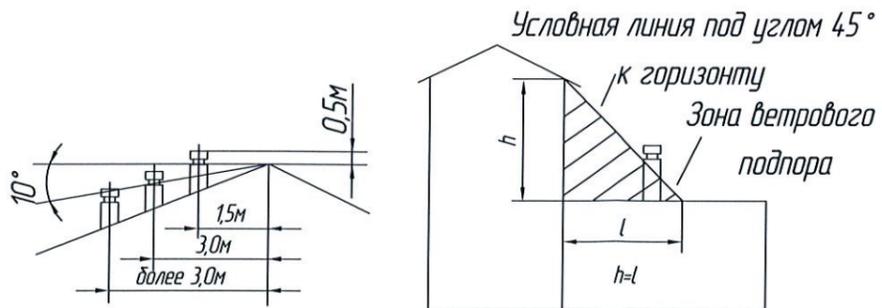

С проектом ознакомлен, претензий по проекту не имею

Стены и пол кухни выполнены из дерева
Стены, у которых устанавливается газоиспользующее оборудование изолировать негоряемыми материалами в соответствии с п.6.23 СП 42-101-2003. Изоляция стен предусматривается от пола и должна выступать за габариты газоиспользующего оборудования на 10 см сбоку и на 70 см сверху, для плит не менее 80 см сверху.
Плита устанавливается на расстоянии не менее 7 см от стены.
При установке вышеуказанного оборудования на пол с деревянным покрытием последний должен быть изолирован негоряемыми материалами, обеспечивая предел огнестойкости конструкции не менее 0,75 ч.
Изоляция пола должна выступать за габариты корпуса оборудования на 10 см.

					15/1170-ГСВ				
					Газификация 176-ти жилых строений с объектами социальной и инженерной инфраструктуры по адресу: г.о. Домодедово, с. Домодедово				
Изм.	Кол.уч	Лист	№ док.	Подп.	Дата	Газоснабжение внутреннее устройство	Стадия	Лист	Листов
							Р	34	
Проектир.				Михайлова	10/2015г	Дом на уч. №20 План 1 этажа. М1:100	ГУП МО "Мособлгаз" "Подольскмежрайгаз"		
Проверил				Вятчин	10/2015г				