



План групповой сети освещения 1 этажа ДБГ 1.1

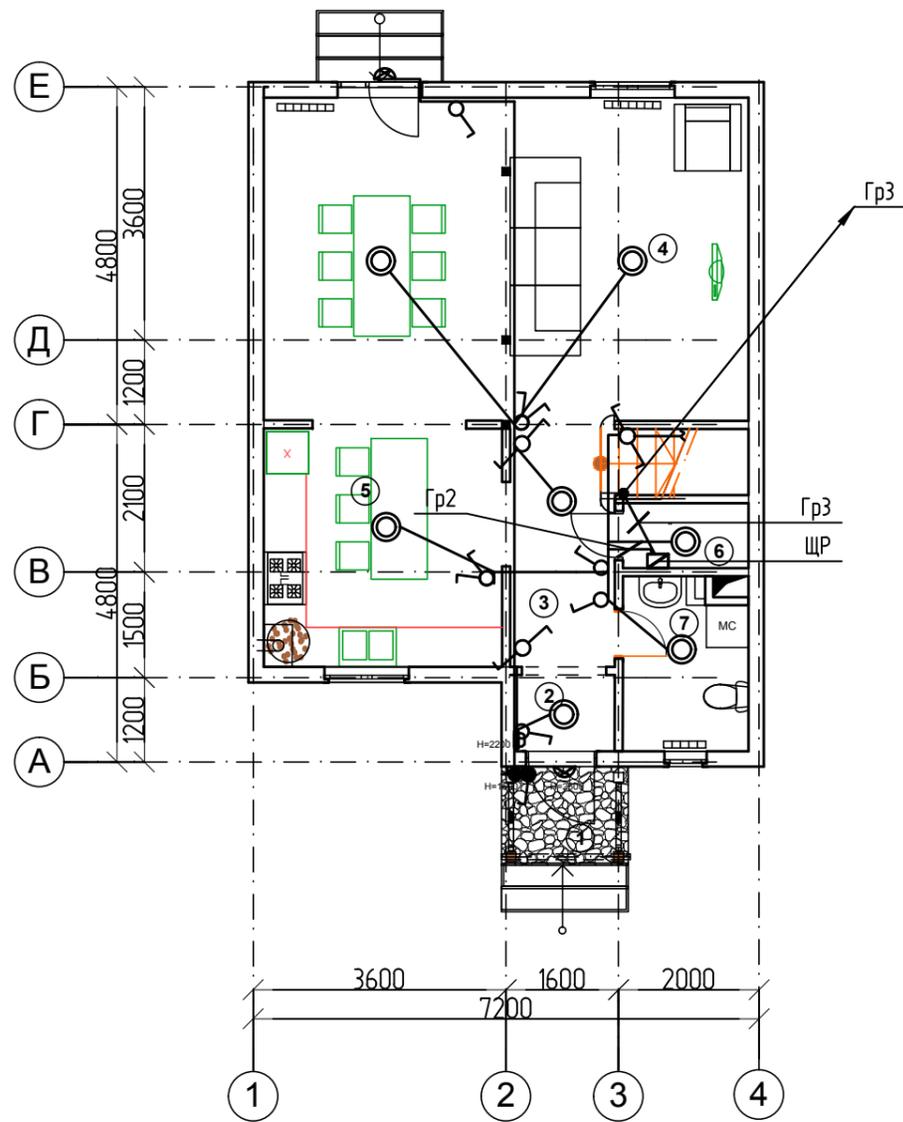


Дополнительная система уравнивания потенциалов (ДСУП) (если металл)

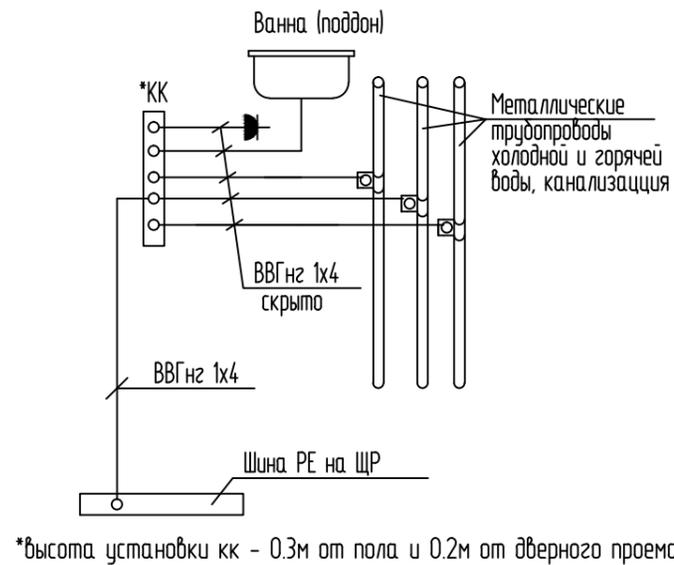

\*высота установки кк - 0.3м от пола и 0.2м от дверного проема


План групповой розеточной сети 1 этажа ДБГ 1.1

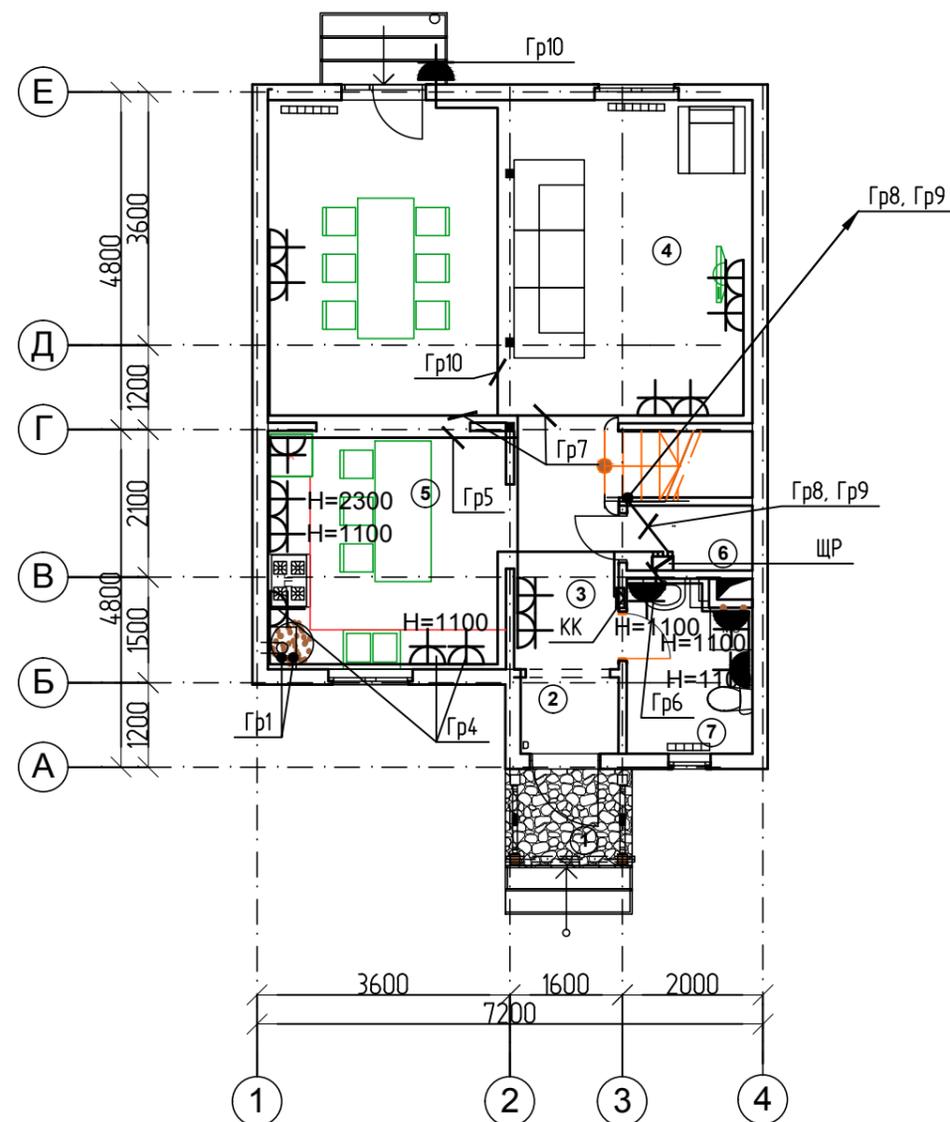

ЭКСПЛИКАЦИЯ ПОМЕЩЕНИЙ ПЕРВОГО ЭТАЖА

№ по плану	НАИМЕНОВАНИЕ ПОМЕЩЕНИЙ
1	КРЫЛЬЦО
2	ТАМБУР
3	ХОЛЛ
4	ГОСТИННАЯ
5	КУХНЯ-СТОЛОВАЯ
6	ГАРДЕРОБНАЯ
7	САМУЗЕЛ

Схема управления освещением из двух мест

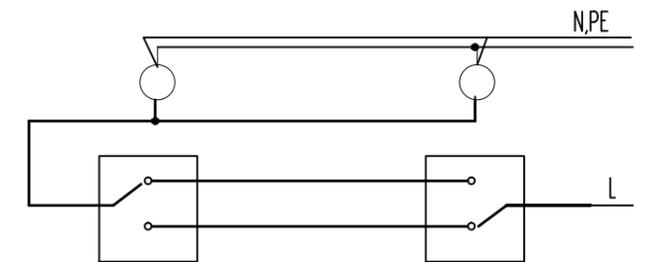


Примечание:

Розетки установить на высоте 200 мм от проектной отметки уровня пола, если иное не указано на схеме расстановки.  
Размещение выключателей в плане должно быть в пределах 150-300 мм. от дверного проема.  
Выключатели установить на высоте 1 м от пола.  
Светильники поставляются покупателем.


Взам. инв. №	
Подп. и дата	
Инв. № подл.	

16/02/15-2015-1.1-ЭОМ					
Внутренние инженерные сети индивидуальных жилых домов, расположенных по адресу: Московская область, Домодедовский район, с. Домодедово					
Изм.	Кол. уч.	Лист	№ док.	Подп.	Дата
Разраб.	Виноградова				03.2015
Жилой дом тип ДБГ 1.1				Стадия	Лист
				Р	3
План групповой сети 1 этажа				ТверьУниверсалПроект	
				Tver-unproekt.ru	
Н.контр.	Андреев			03.2015	
ГИП	Мосин			03.2015	

План групповой сети освещения 2-го этажа

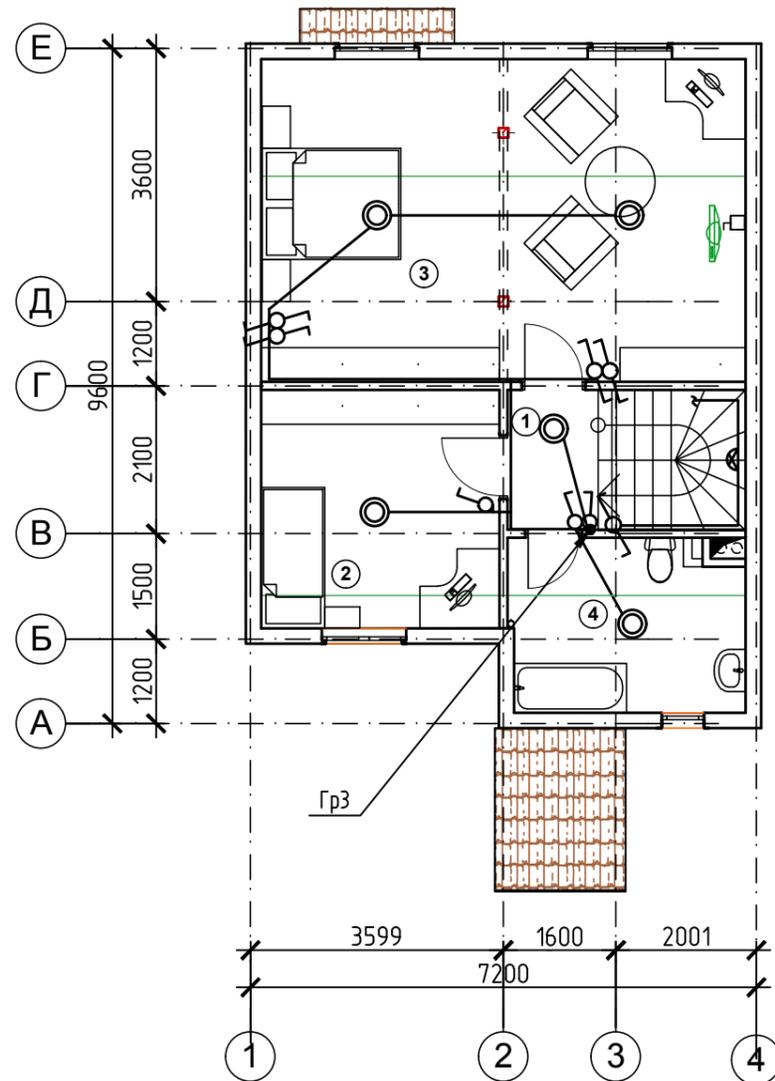


План групповой розеточной сети 2-го этажа

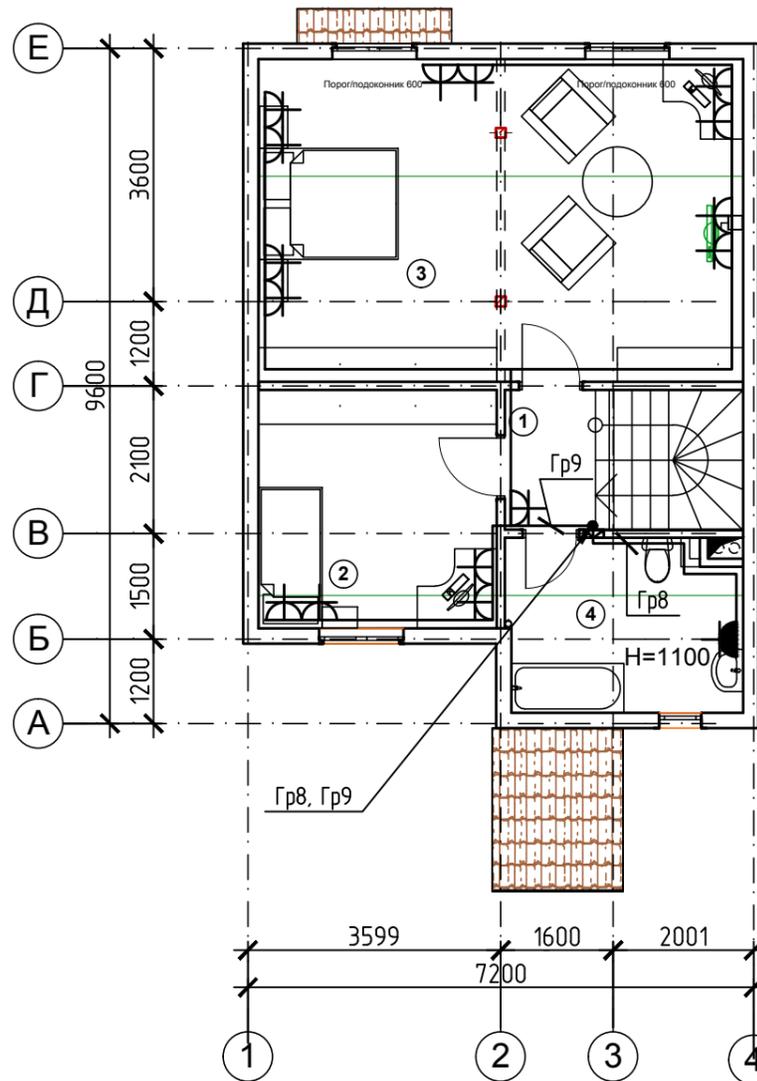

ЭКСПЛИКАЦИЯ ПОМЕЩЕНИЙ ВТОРОГО ЭТАЖА

№ по плану	НАИМЕНОВАНИЕ ПОМЕЩЕНИЙ
1	ХОЛЛ
2	СПАЛЬНЯ 1
3	СПАЛЬНЯ 2
4	САМУЗЕЛ


Дополнительная система уравнивания потенциалов (ДСУП) (если металл)

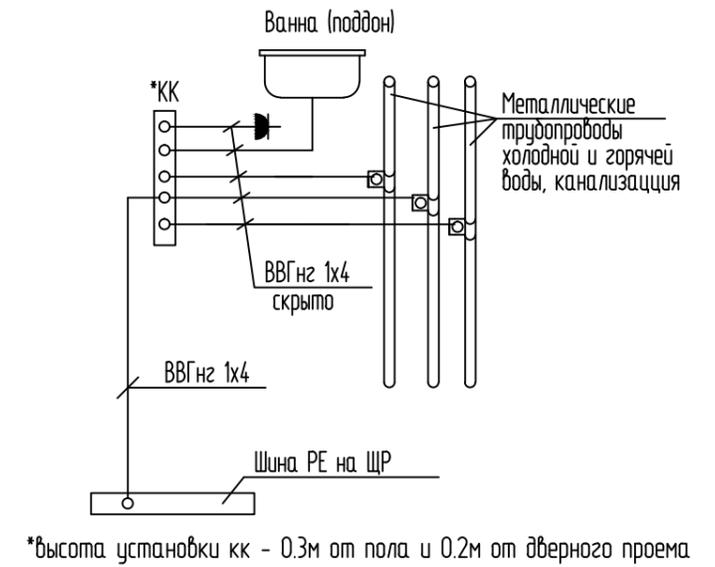


Примечание:

Розетки установить на высоте 200 мм от проектной отметки уровня пола, если иное не указано на схеме расстановки.  
Размещение выключателей в плане должно быть в пределах 150-300 мм. от дверного проема.  
Выключатели установить на высоте 1 м от пола.


Инв. № подл.	
Подп. и дата	
Взам. инв. №	

 						16/02/15-2015-1.1-ЭОМ			
						Внутренние инженерные сети индивидуальных жилых домов, расположенных по адресу: Московская область, Домодедовский район, с. Домодедово			
Изм.	Кол. уч.	Лист	№ док.	Подп.	Дата	Жилой дом тип ДБГ 1.1	Стадия	Лист	Листов
Разраб.		Виноградова		<i>[Signature]</i>	03.2015		Р	4	
Н.контр.		Андреев		<i>[Signature]</i>	03.2015	План групповой сети 2 этажа	ТверьУниверсалПроект  Tver-unproekt.ru		
ГИП		Мосин		<i>[Signature]</i>	03.2015				

План 1 этажа ДБГ 1.1

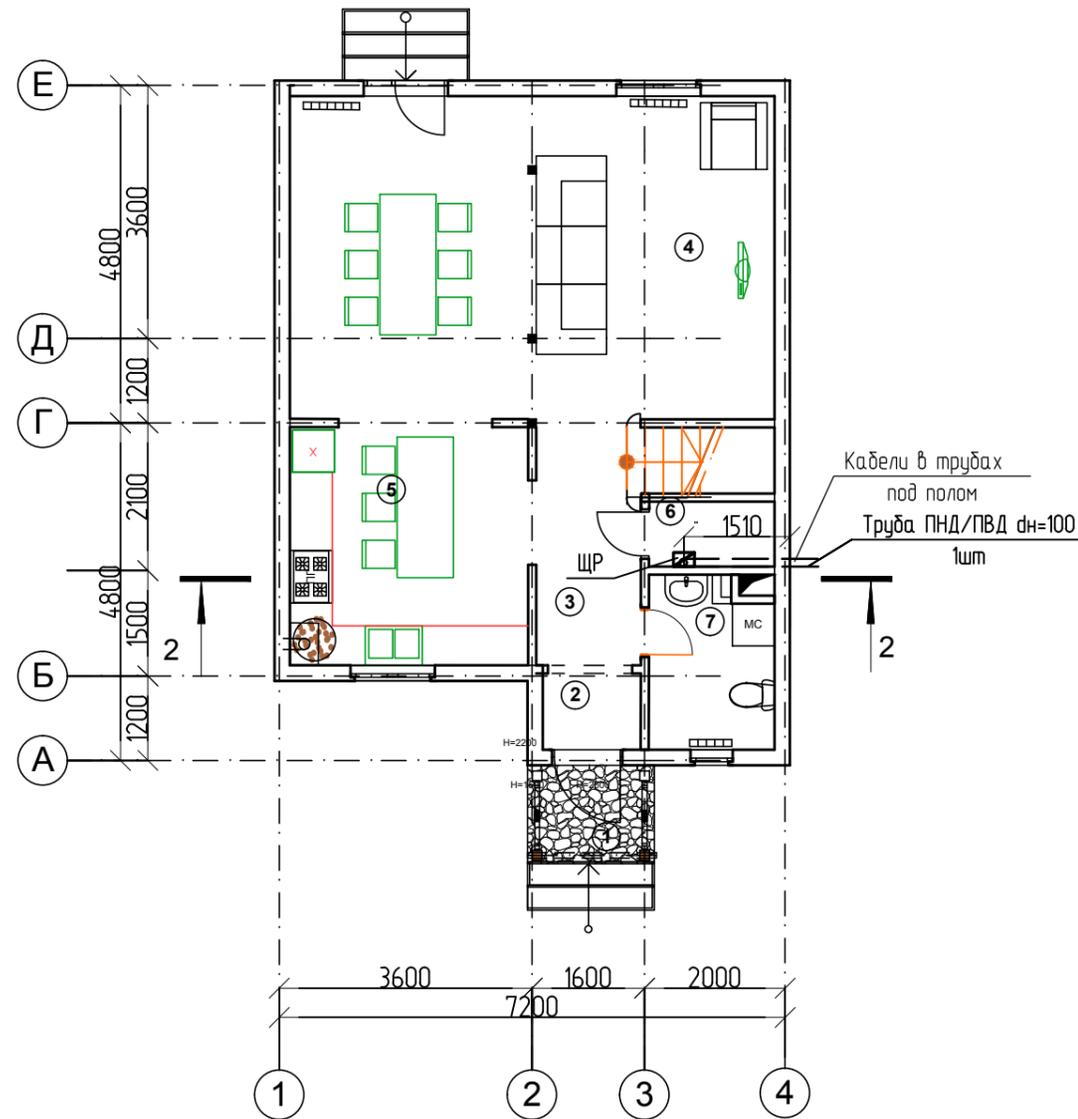

2-2

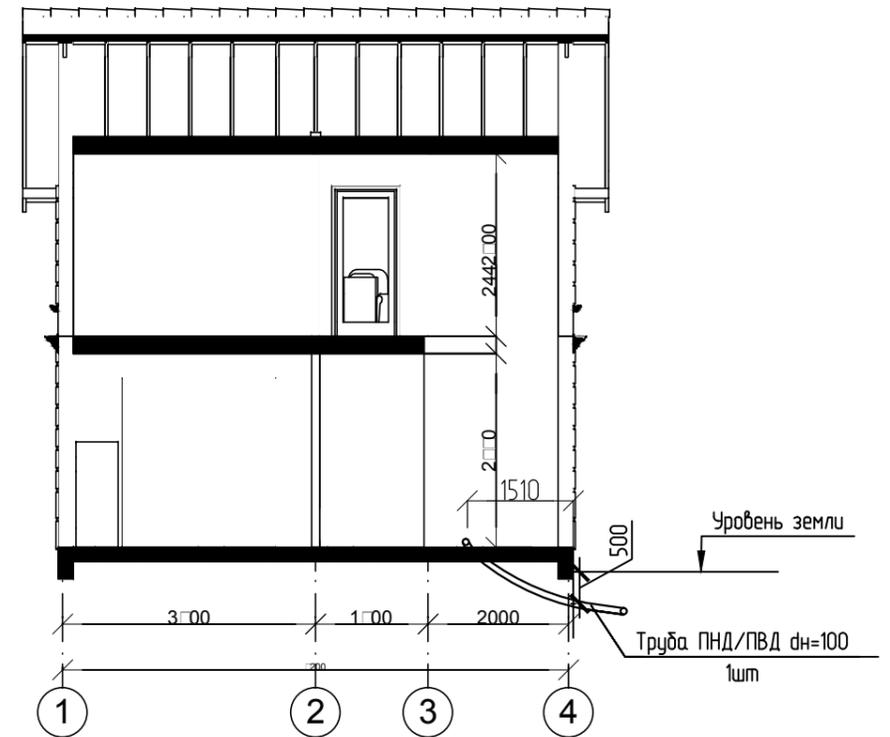

Инв. № подл.	Подп. и дата	Взам. инв. №

16/02/15-2015-1.1-ЭОМ					
Внутренние инженерные сети индивидуальных жилых домов, расположенных по адресу: Московская область, Домодедовский район, с. Домодедово					
Изм.	Кол. уч.	Лист	№ док.	Подп.	Дата
Разраб.		Виноградова		<i>[Signature]</i>	03.2015
Жилой дом тип ДБГ 1.1				Стадия	Лист
				Р	6
Эскиз ввода кабеля				ТверьУниверсалПроект	
Н.контр.		Андреев		<i>[Signature]</i>	03.2015
ГИП		Мосин		<i>[Signature]</i>	03.2015